
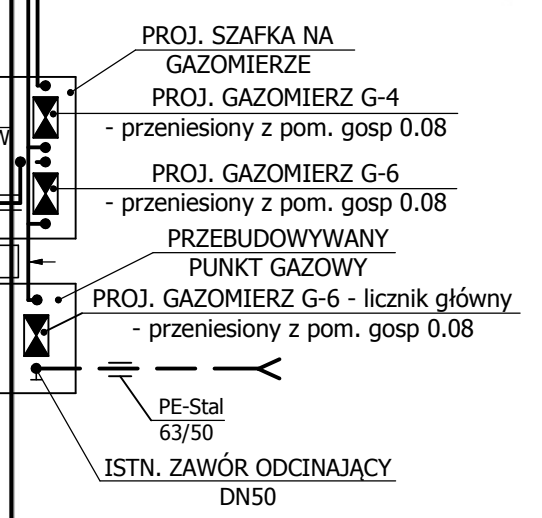


NR. POM.	NAZWA POM.	POW. [m ²]
0.01	WIATROŁAP	4,20
0.02	KORYTARZ	7,40
0.03	WC	1,70
0.04	WC	1,70
0.05	SALA	97,70
0.06	KUCHNIA	14,50
0.07	ZAPLECZE	2,60
0.08	POM. GOSPODARCZE	18,40
0.09	SCHOWEK	1,40
0.10	KORYTARZ	4,70
0.11	POM. GOSPODARCZE	5,50
0.12	WC	1,80
0.13	POM. GOSPODARCZE	6,10
0.14	KORYTARZ	3,70
0.15	POM. GOSPODARCZE	6,10
RAZEM:		177,50

WYJSCIE AWARYJNE Z BUDYNKU

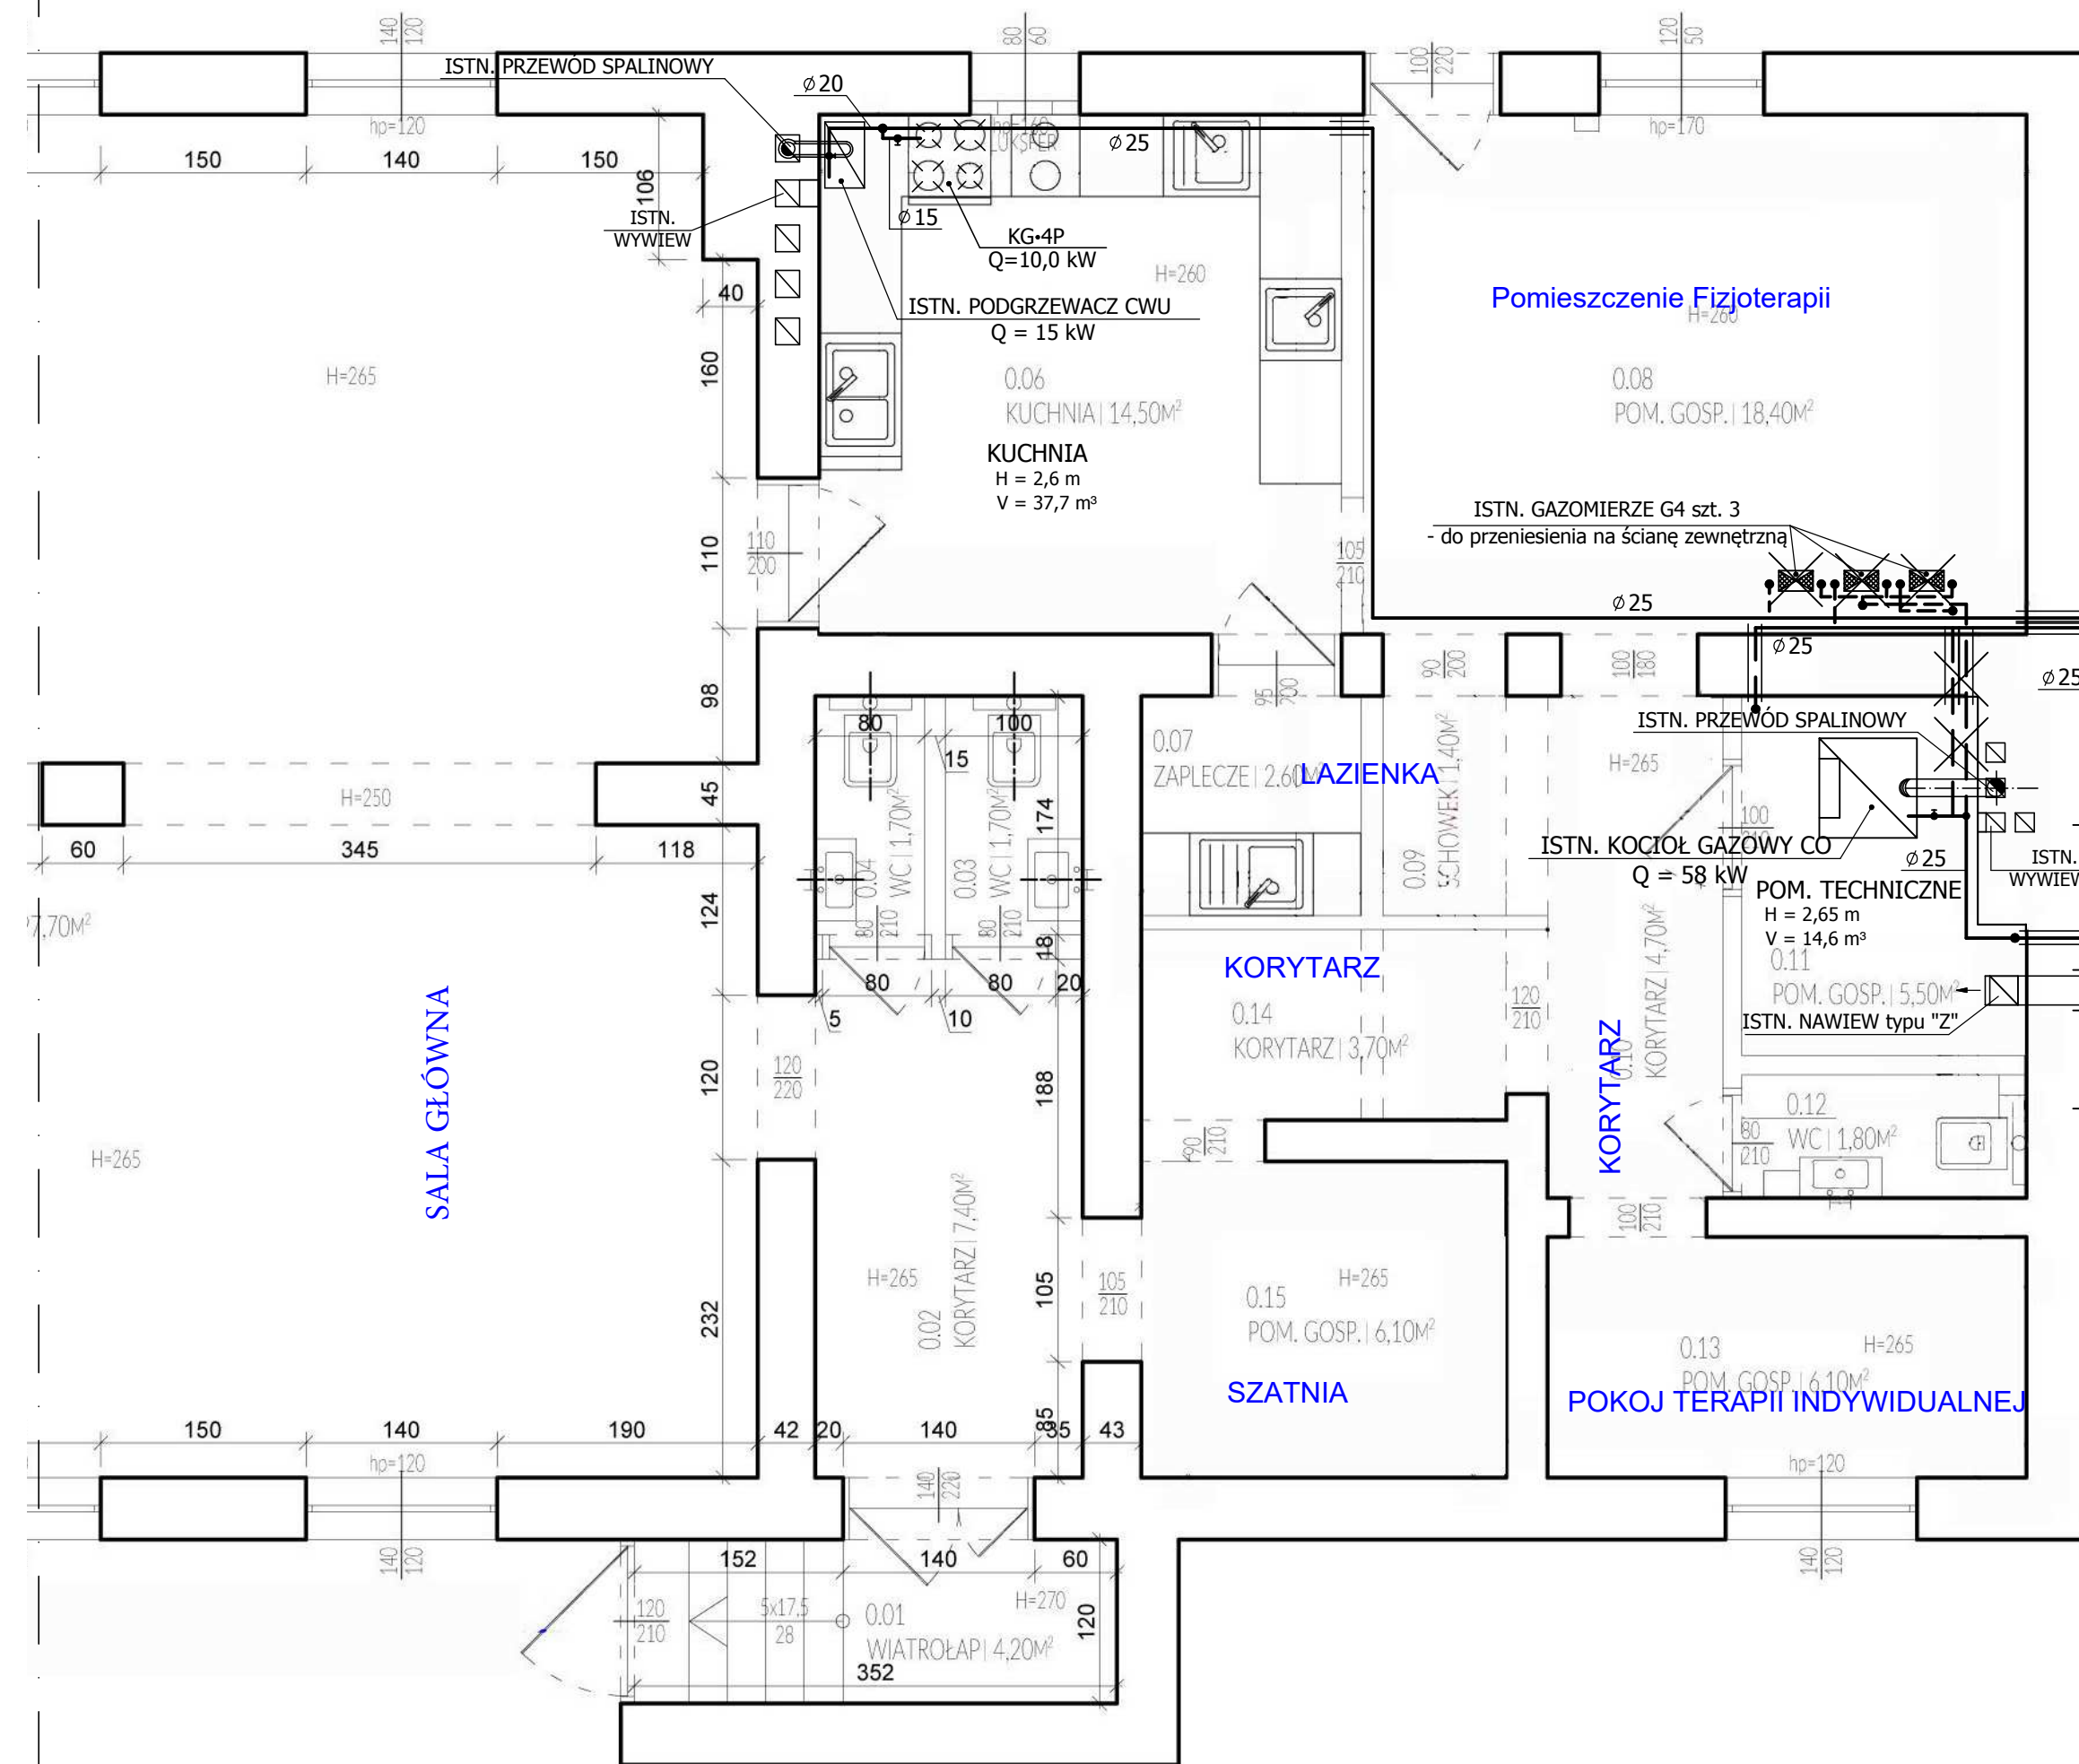

LEGENDA:
 ——— instalacja istniejąca
 —X— instalacja istniejąca - do likwidacji
 - - - instalacja przebudowywana

"SANIT - PROJEKT"		
Projektowanie Instalacji i Urządzeń Sanitarnych		
Stadium: P.T. PRZEBUDOWY WEWNĘTRZNEJ INSTALACJI GAZOWEJ		
Obiekt: BUDYNEK ADMINISTRACYJNY		
Lokalizacja: INOWROCŁAW UL. JACEWSKA 164 DZ. NR 28/1		
Inwestor: WZRKIOR W BYDGOSZCZY		
Temat rys.: RZUT PIWNIC		
Nr rysunku: 3	Projektant: mgr inż. Krzysztof Dybicz Nr ewid. KUP/0147/POOS/09	Podpis:
Skala: 1:50	Sprawdzający: mgr inż. Justyna Dybicz Nr ewid. POM/0240/POOS/09	Podpis:
Data: 17.06.2021		